

LEYENDA TELECOMUNICACIONES

- CANALIZACIÓN DE FIBRA ÓPTICA MONOMODO
- CANALIZACIÓN DE CABLE ESTRUCTURADO UTP CAT 6
- PUESTO DE TRABAJO
- ARMARIO RACK DE 19" Y 15 U
- SWITCH CON 8 PUERTOS RJ45
- TOMA DE HDMI


DETALLE DE ZANJA









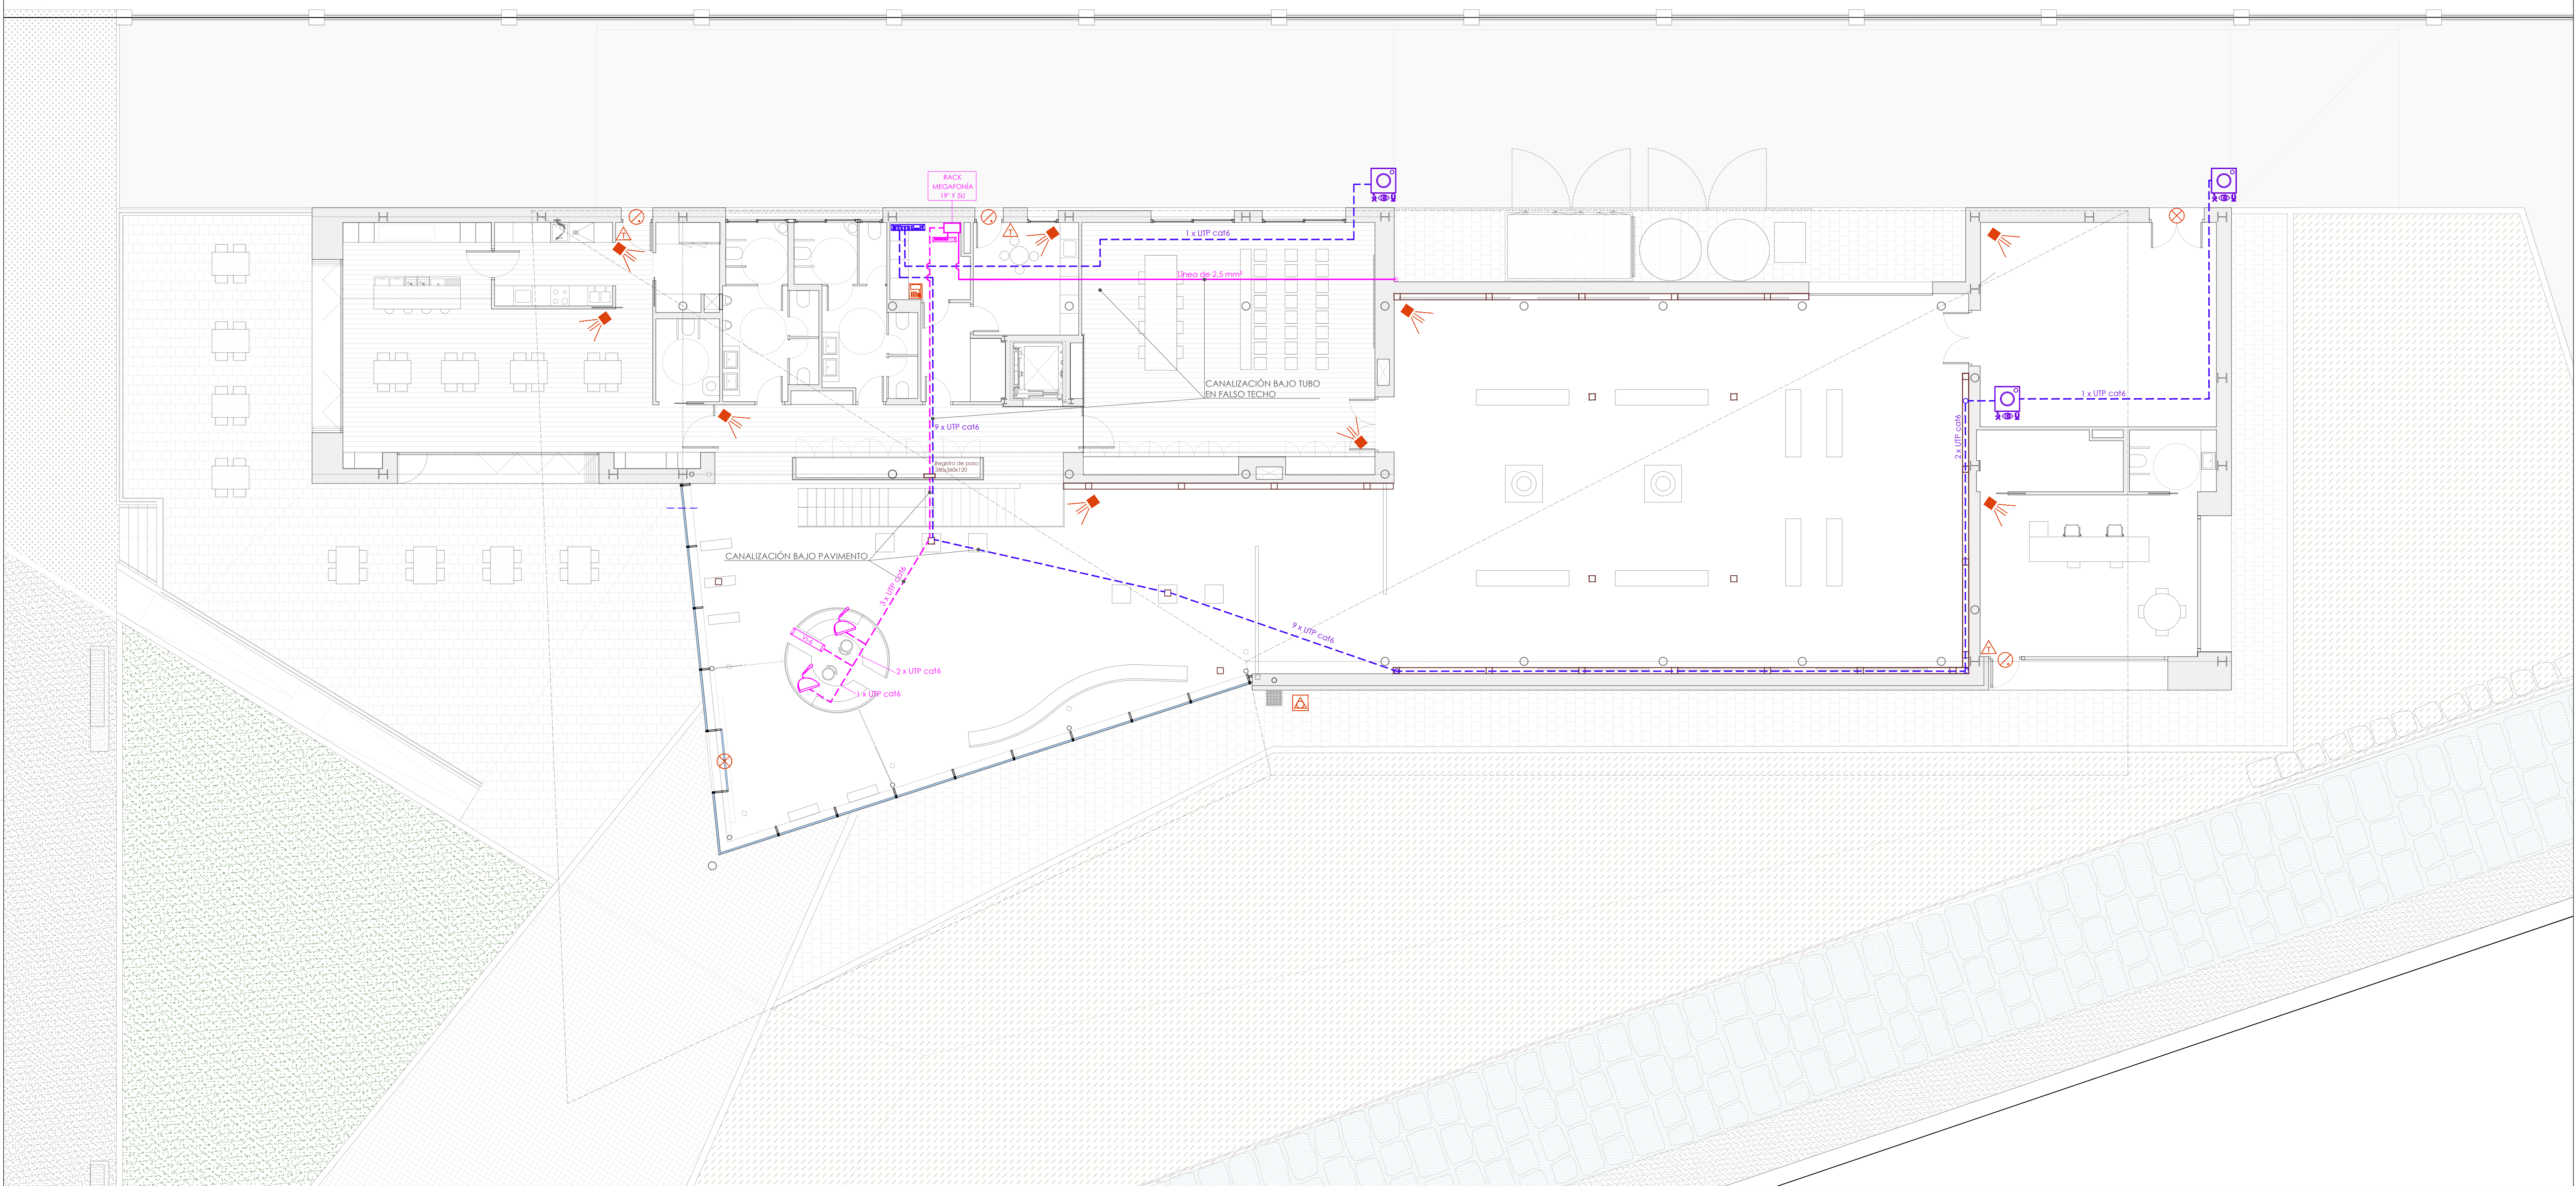


PROYECTO BÁSICO Y DE EJECUCIÓN DE CENTRO DE CULTURA AERONÁUTICA

Situación: ACADEMIA GENERAL DEL AIRE. CALLE LÓPEZ PEÑA. SANTIAGO DE LA RIBERA. SAN JAVIER. MURCIA	
Plano: PLANTA BAJA. INSTALACIONES DE TELECOMUNICACIONES.	
Redacción: Salvador Griñán Montalegre Arquitecto.	U.T.E. GRÑÁN MONTEALEGRE ARQUITECTOS S.L.P. E IMANDRA PROJECT S.L.
Magdalena Griñán Egea Arquitecta.	escala: 1/100 nº plano: IDV.01










LEYENDA CCTV Y MEGAFONÍA

-  CANALIZACIÓN DE CABLE ESTRUCTURADO UTP CAT 6
-  CABLE DE ALIMENTACIÓN ALTAVOCES DE 3X2,5 MM²
-  CANALIZACIÓN DE CABLE ESTRUCTURADO UTP CAT 6
-  CÁMARA BULLET IP DE 2 MP Y IR (INFRARROJOS)
-  GRABADOR NVR, CON 16 PUERTOS POE
-  ALTAVOZ COAXIAL COLGANTE BIAMP DESONO P6 O EQUIVALENTE
-  DISPOSITIVO DE EXPANSIÓN DE ENTRADA DE AUDIO EN RED, VOCIA VI-6 O EQUIVALENTE
-  ESTACIÓN DE LLAMADA DE SOBREMESA VOCIA DS-4 O EQUIVALENTE
-  AMPLIFICADOR MULTICANAL EN RED VOCIA VA-8600 O EQUIVALENTE

LEYENDA DE INTRUSIÓN

-  CONTACTO MAGNETICO SENCILLO
-  CONTACTO MAGNETICO DOBLE
-  INFRARROJO
-  TECLADO CENTRAL DE ALARMAS
-  CENTRAL DE ALARMAS.
-  SIRENA EXTERIOR

CÁMARA BULLET IP DE 2 MP Y IR



PROYECTO BÁSICO Y DE EJECUCIÓN DE CENTRO DE CULTURA AERONÁUTICA

Situación: ACADEMIA GENERAL DEL AIRE. CALLE LÓPEZ PEÑA. SANTIAGO DE LA RIBERA. SAN JAVIER. MURCIA

Plano: PLANTA BAJA. INSTALACIÓN CIRCUITO CERRADO DE TELEVISIÓN, MEGAFONÍA Y ALARMA.

Salvador Griñán Monteleagre
Arquitecto.


Redacción:
U.T.E. GRÑÁN MONTEALEGRE ARQUITECTOS S.L.P. E IMANDRA PROJECT S.L.

Magdalena Griñán Egea
Arquitecta.





 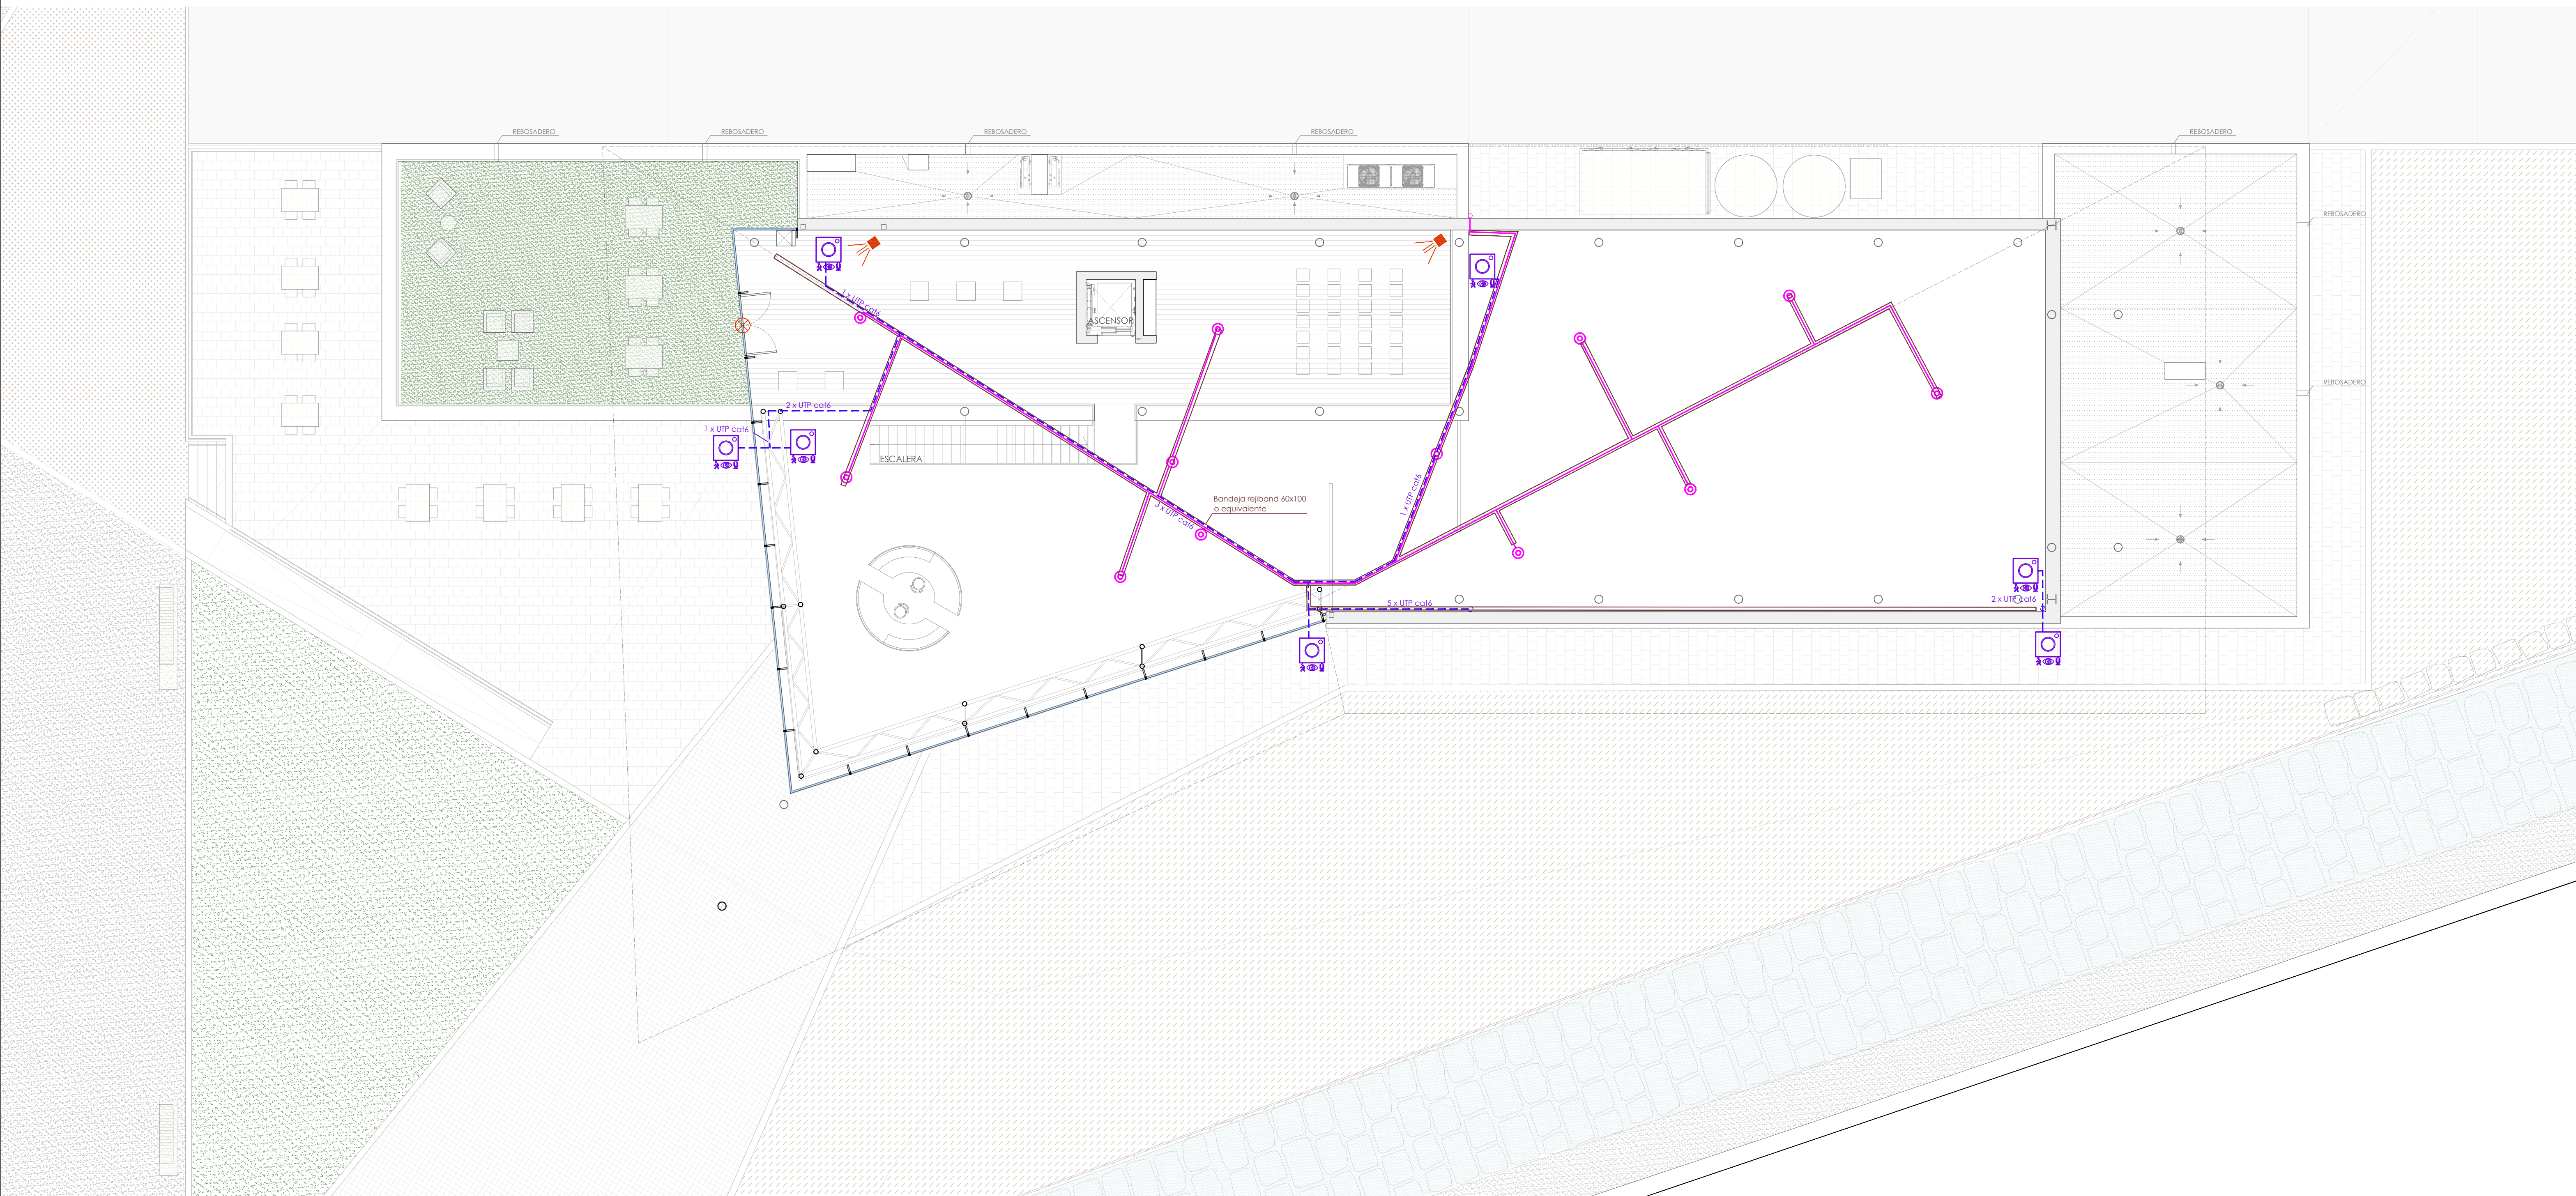



 
escala: 1/100

nº plano: CCTV.01





LEYENDA CCTV Y MEGAFONÍA

-  CANALIZACIÓN DE CABLE ESTRUCTURADO UTP CAT 6
-  CABLE DE ALIMENTACIÓN ALTAVOCES DE 3X2,5 MM²
-  CANALIZACIÓN DE CABLE ESTRUCTURADO UTP CAT 6
-  CÁMARA BULLET IP DE 2 MP Y IR (INFRARROJOS)
-  GRABADOR NVR, CON 16 PUERTOS POE
-  ALTAVOZ COAXIAL COLGANTE BIAMP DESONO P6 O EQUIVALENTE
-  DISPOSITIVO DE EXPANSIÓN DE ENTRADA DE AUDIO EN RED, VOCIA VI-6 O EQUIVALENTE
-  ESTACIÓN DE LLAMADA DE SOBREMESA VOCIA DS-4 O EQUIVALENTE
-  AMPLIFICADOR MULTICANAL EN RED VOCIA VA-8600 O EQUIVALENTE

LEYENDA DE INTRUSIÓN

-  CONTACTO MAGNETICO SENCILLO
-  CONTACTO MAGNETICO DOBLE
-  INFRARROJO
-  TECLADO CENTRAL DE ALARMAS
-  CENTRAL DE ALARMAS.
-  SIRENA EXTERIOR

CÁMARA BULLET IP DE 2 MP Y IR



PROYECTO BÁSICO Y DE EJECUCIÓN DE CENTRO DE CULTURA AERONÁUTICA

Situación: ACADEMIA GENERAL DEL AIRE. CALLE LÓPEZ PEÑA, SANTIAGO DE LA RIBERA, SAN JAVIER, MURCIA

Plano: PLANTA PRIMERA. INSTALACIÓN CIRCUITO CERRADO DE TELEVISIÓN, MEGAFONÍA Y ALARMA.

Salvador Griñán Montalegre
Arquitecto.

Redacción:
U.T.E. GRIÑÁN MONTEALEGRE ARQUITECTOS S.L.P. E IMANDRA PROJECT S.L.

Magdalena Griñán Egea
Arquitecta.

escala: 1/100

nº plano: CCTV.02



AYUNTAMIENTO DE SAN JAVIER